



# COMUNE DI ARDEA

CITTA' METROPOLITANA DI ROMA CAPITALE

### OGGETTO :

Adeguamento alle normative antincendio degli impianti nei plessi scolastici comunali

**"PROGETTO DEFINITIVO-ESECUTIVO"**  
Scuola Statale "VIRGILIO"  
sita in Ardea Via Laurentina Km. 32,000

### TITOLO :

Gruppo di pressurizzazione antincendio e serbatoio di accumulo

N.	MODIFICA	DATA	FIRMA



**IL COMMITTENTE :**  
COMUNE di ARDEA  
Via Salvo D'Acquisto  
00040 Ardea (Roma)

**FIRMA :**

**DATA :**  
09/06/2021


**SCALA :**  
1:50

**IL PROGETTISTA :**  
Geom. Del Giudice Franco  
Via Tre Cannelle, 25  
00071 Pomezia (Roma)


**TIMBRO E FIRMA :**

**FILE :**  
Lav.Virg.VVF.dwg

**TAVOLA :**  
**6**

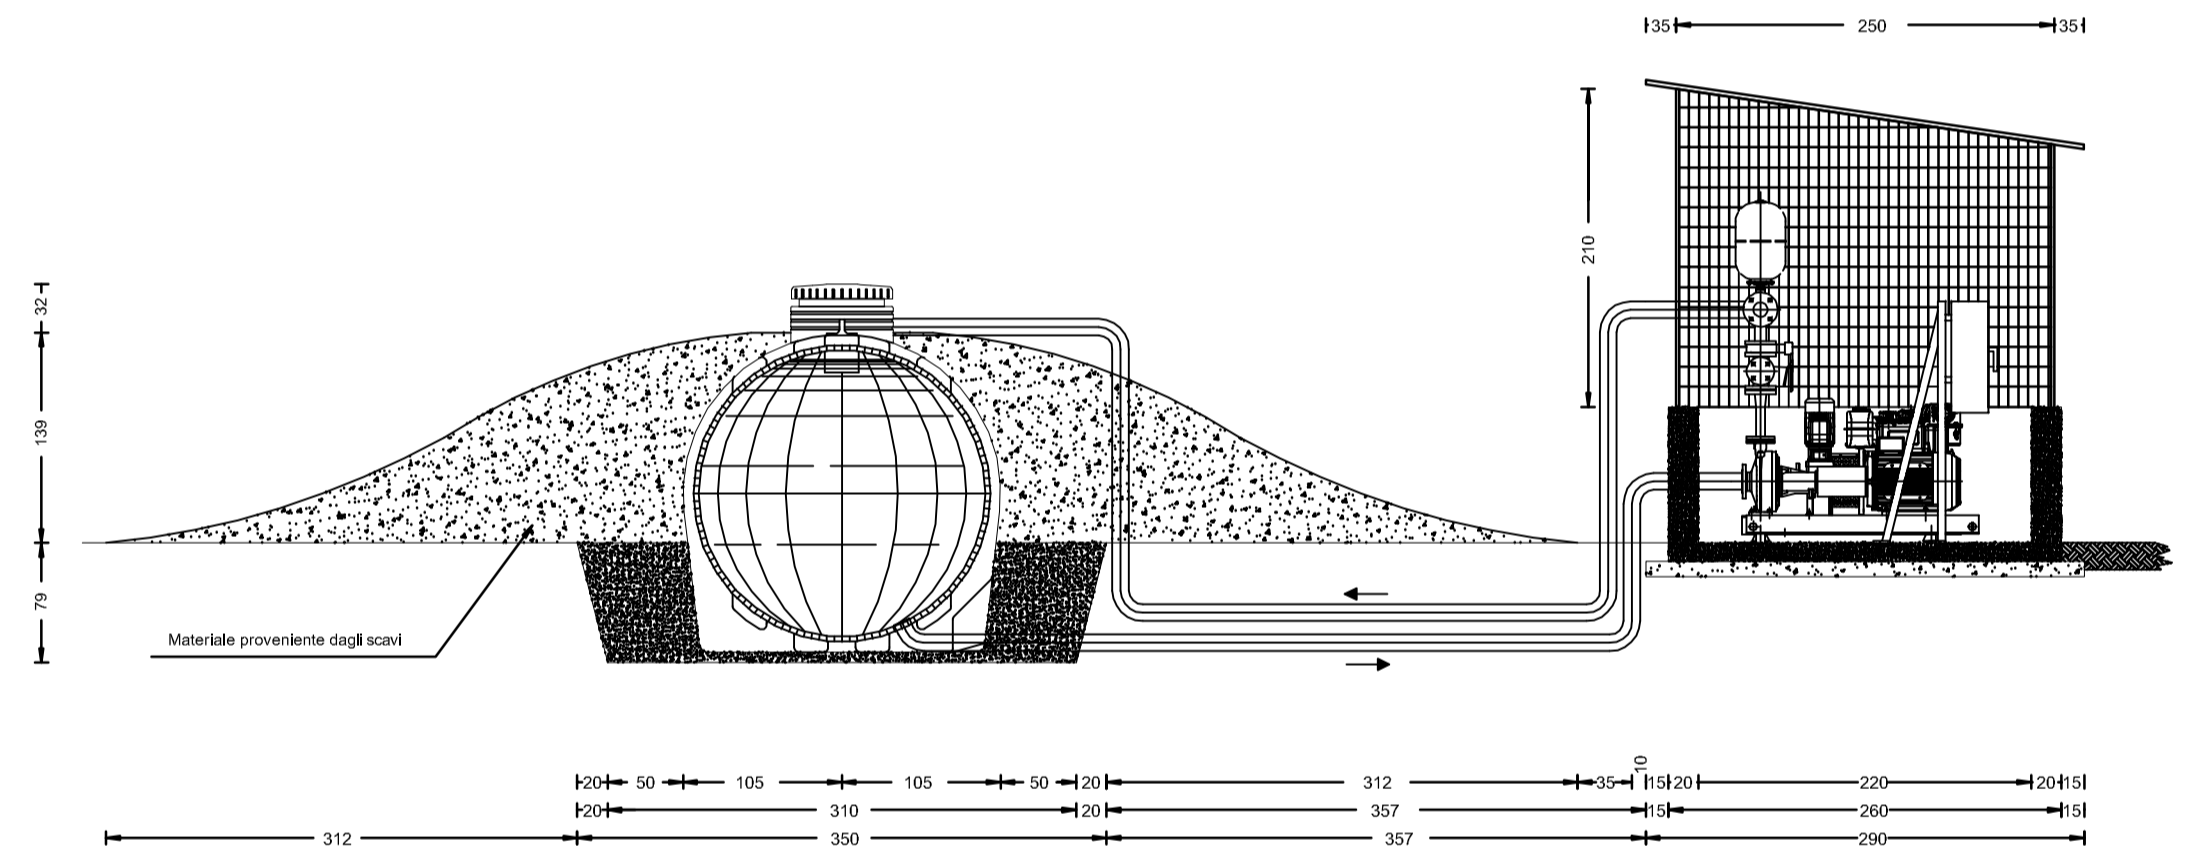

SEZIONE G - H  
rapp. 1:50

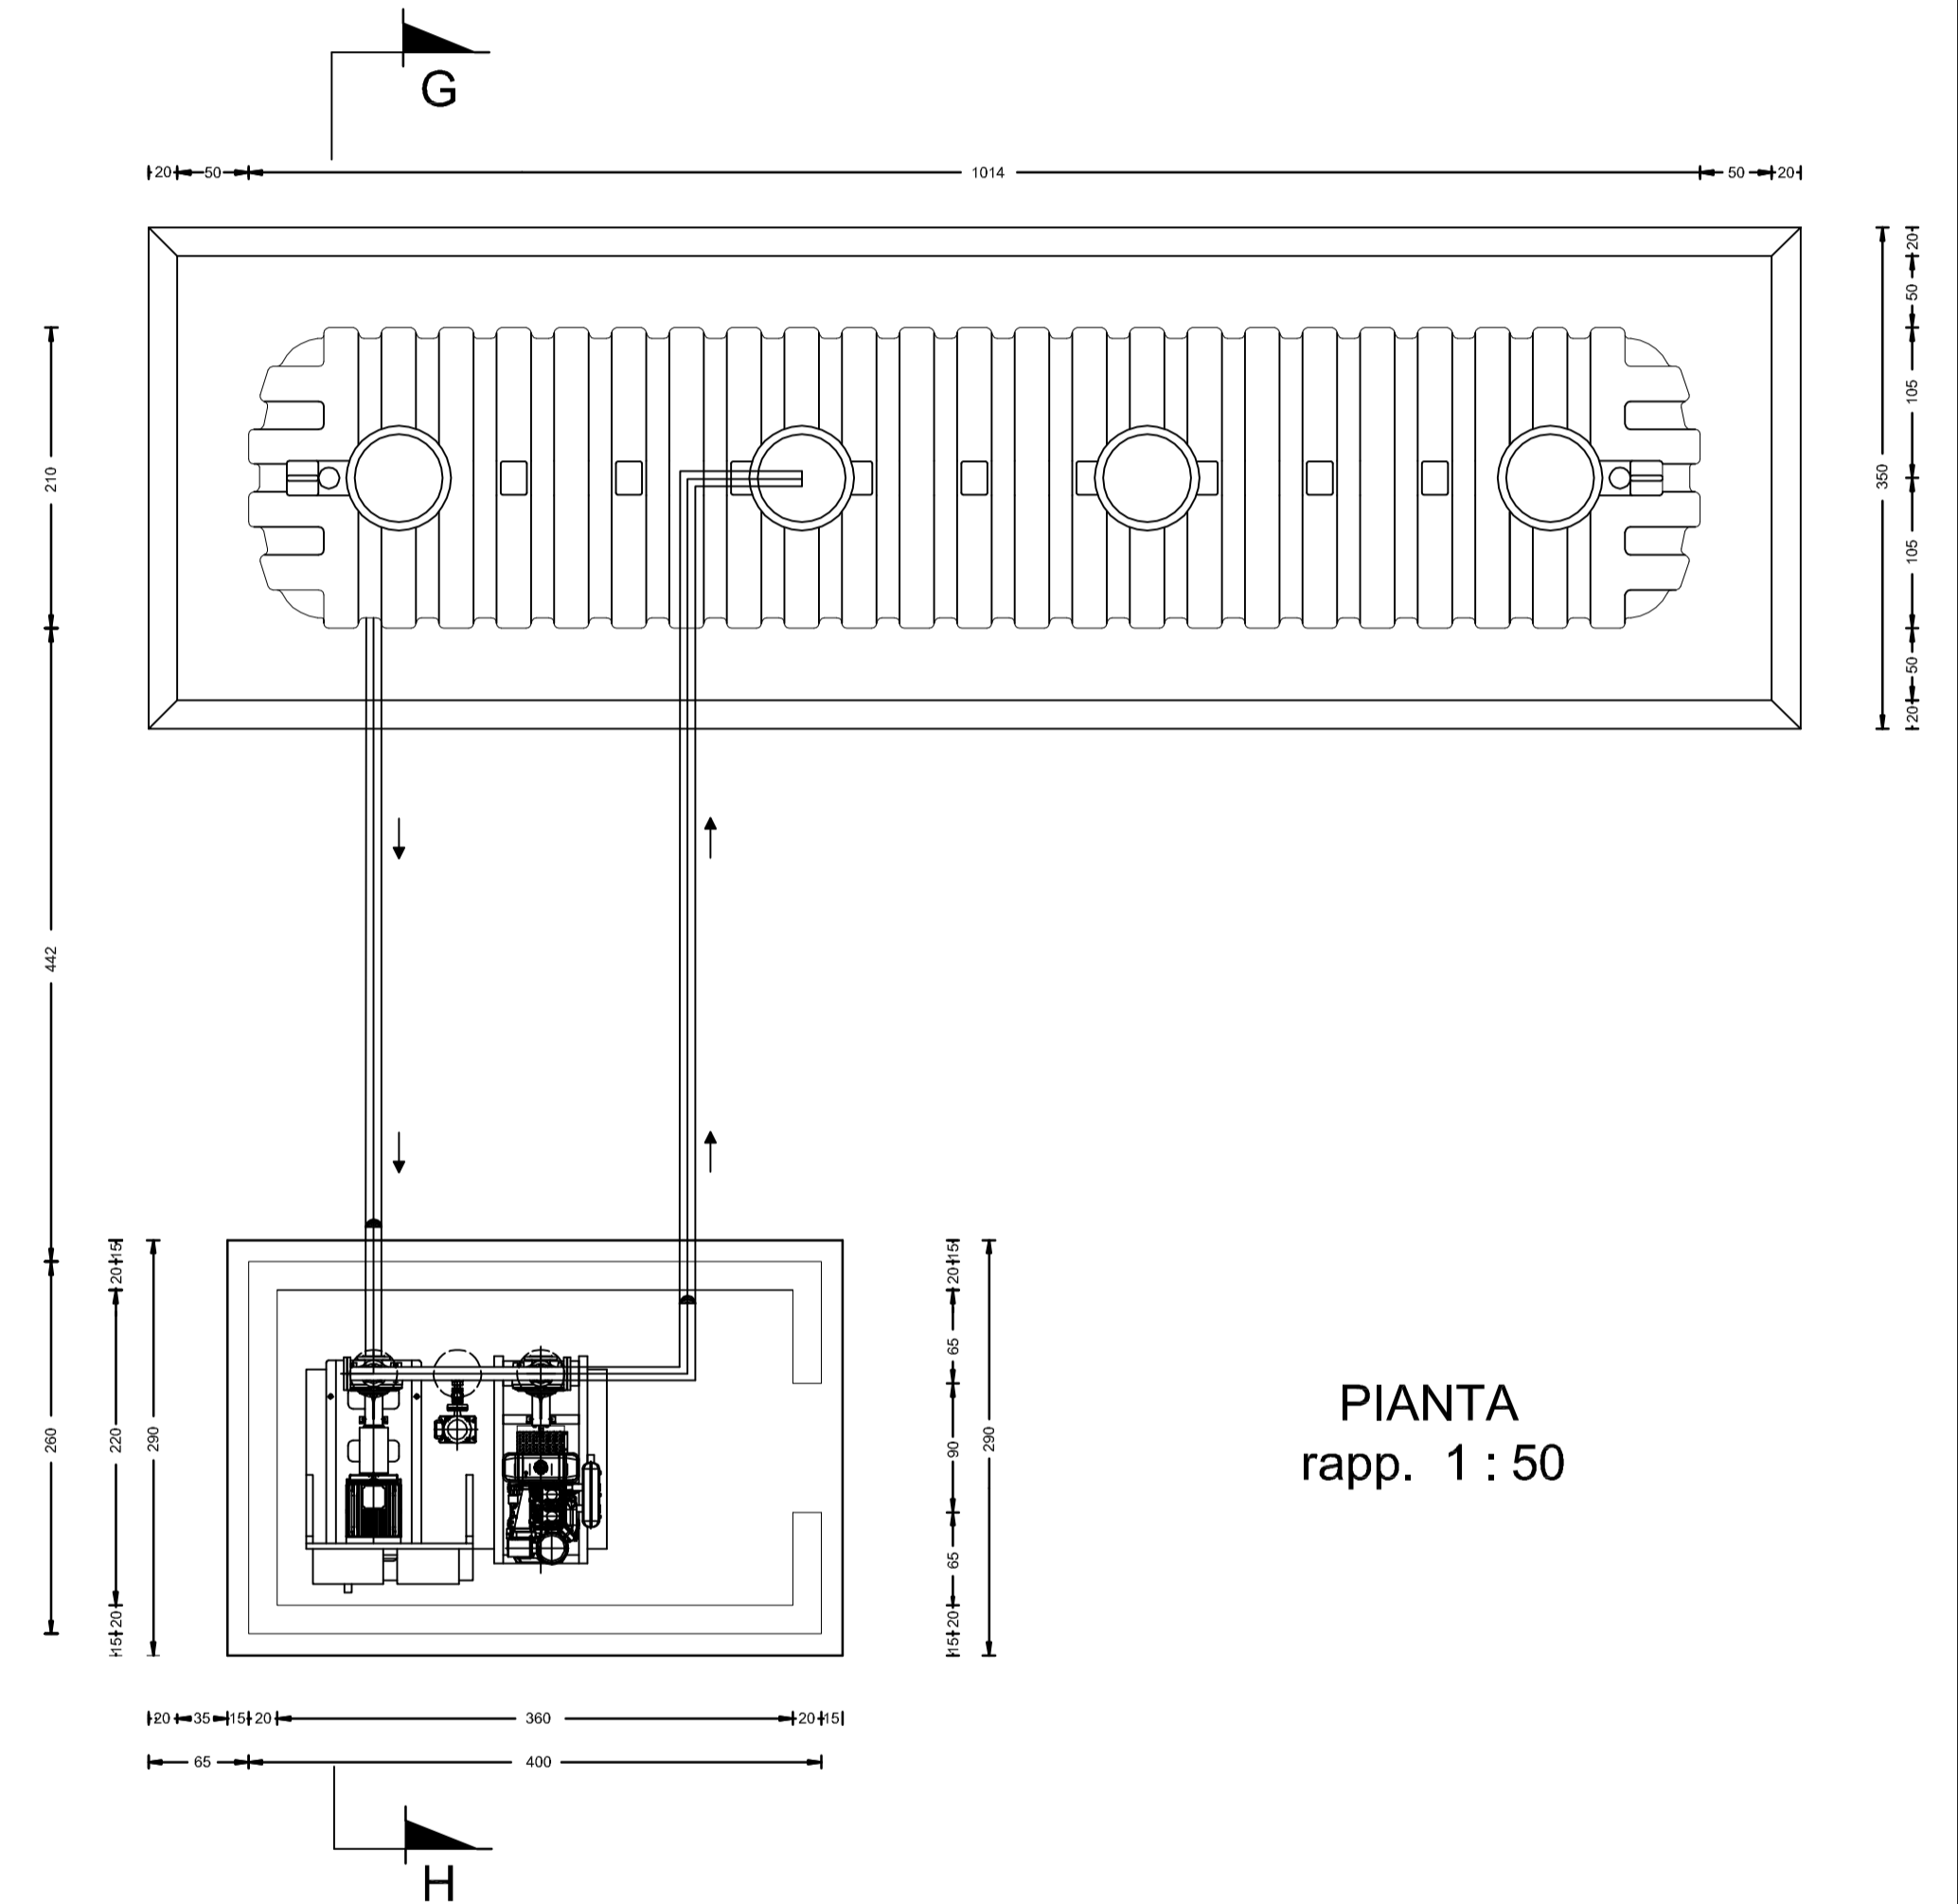

PIANTA  
rapp. 1:50